


RZUT PIWNIC
Skala 1:100

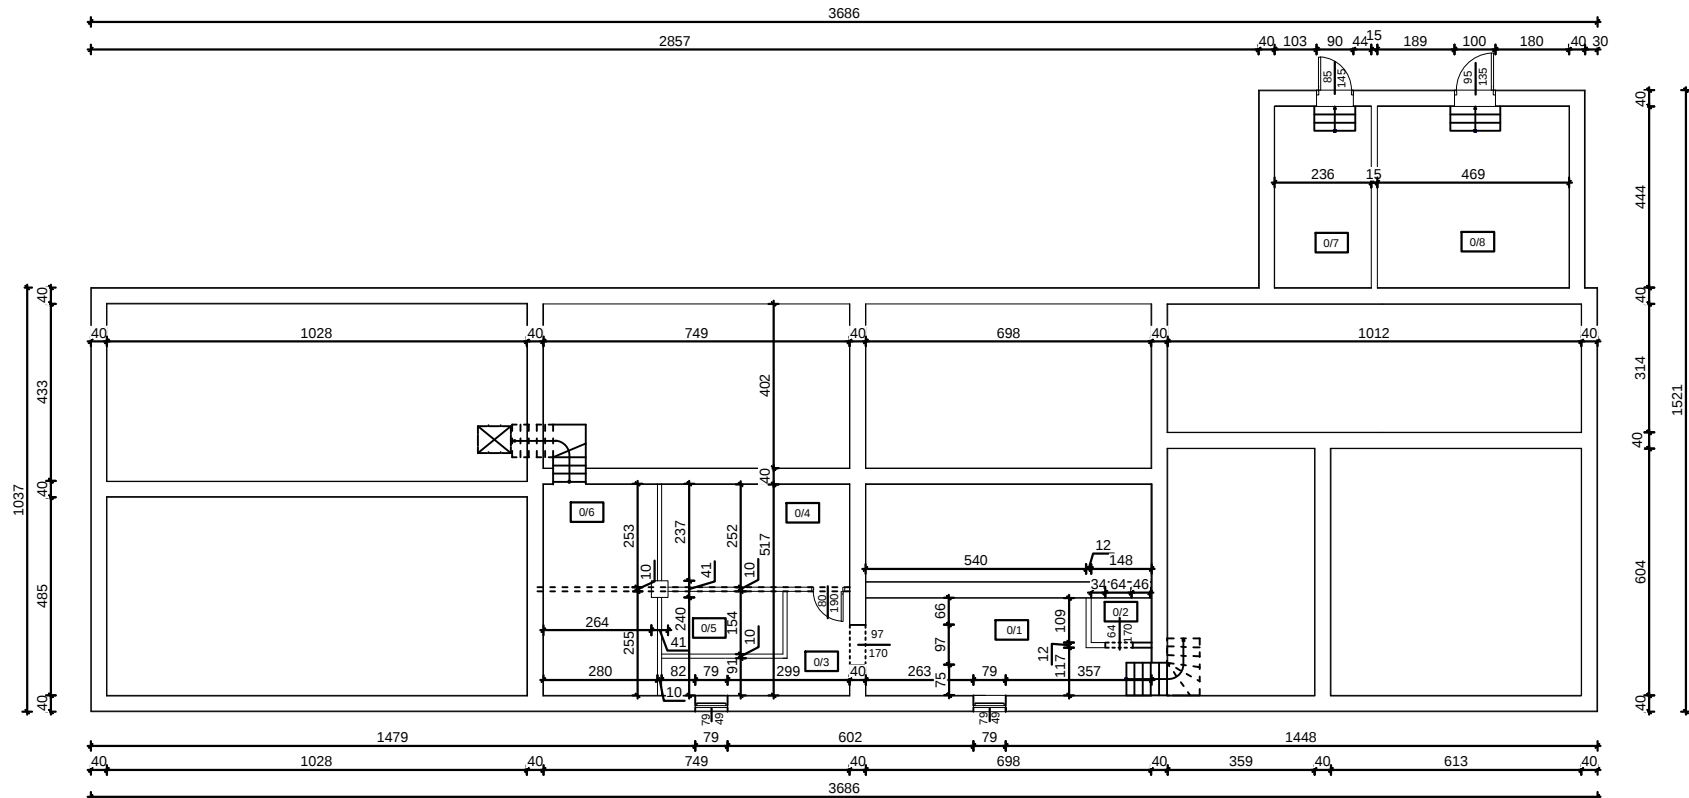

0/1	Korytarz
14.22 m ²	Pos. betonowa
0/2	Pom. gosp.
1.61 m ²	Pos. betonowa
0/3	Korytarz
6.77 m ²	Pos. betonowa
0/4	Spizarnia
11.55 m ²	Wykl.PCV
0/5	Spizarnia
4.54 m ²	Wykl.PCV
0/6	Spizarnia
14.45 m ²	Pos. betonowa
0/7	Spizarnia
9.88 m ²	Pos. betonowa
0/8	Spizarnia
20.01 m ²	Pos. betonowa

Projekt remontu budynku komunalnego w Rogózu 19		
zawartość:	rzut piwnic	rys. P-1
adres:	Rogóż 19 gm. Lidzbark Warmiński	skala: 1:100;
inwestor:	Gmina Lidzbark Warmiński ul. Krasickiego 1, 11-100 Lidzbark Warmiński	data: 11.2015
projektant:	dr inż. Sławomir Dominikowski 10-711 Olsztyn ul. Tęczowa 11 upr. bud. 37/81/OI	podpis: